


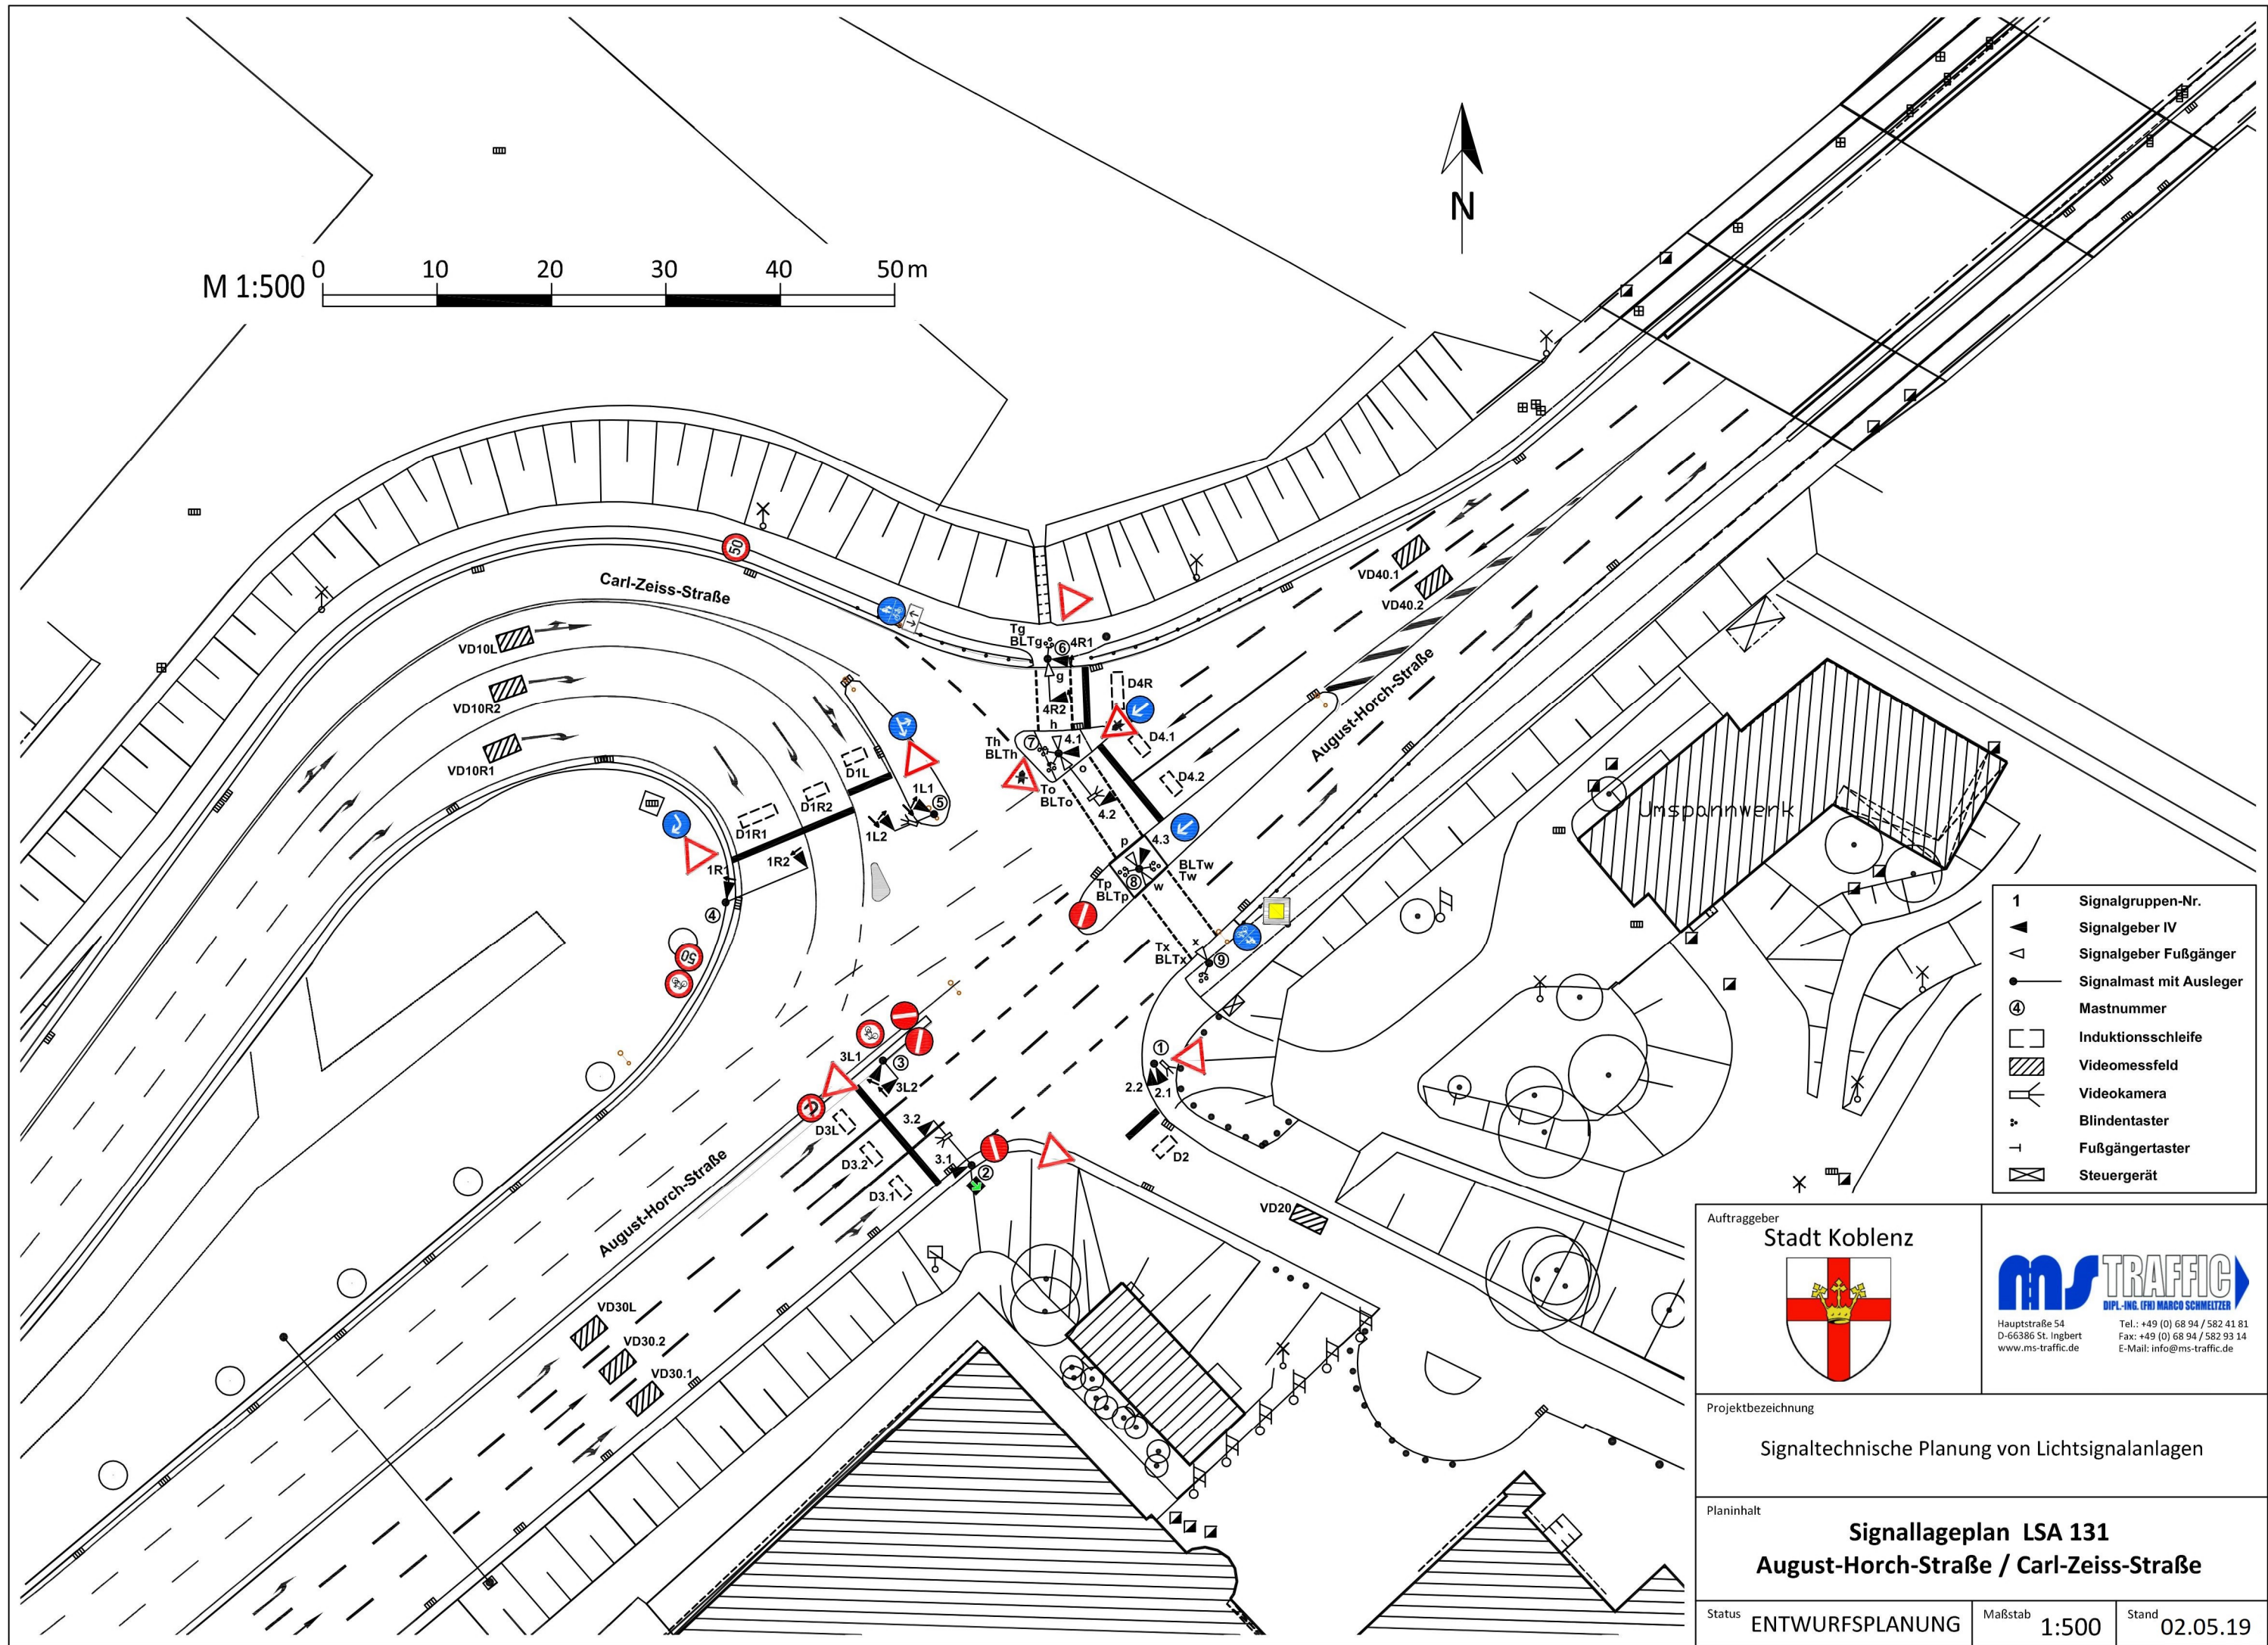

- 1 Signalgruppen-Nr.
- ▲ Signalgeber IV
- △ Signalgeber Fußgänger
- Signalmast mit Ausleger
- ④ Mastnummer
- Induktionsschleife
- ▨ Videomessfeld
- 📹 Videokamera
- ⚡ Blindentaster
- ⚡ Fußgängertaster
- ⚡ Steuergerät

Auftraggeber Stadt Koblenz 		 DIP.-ING. (FH) MARCO SCHMELTZER Hauptstraße 54 D-66386 St. Ingbert www.ms-traffic.de Tel.: +49 (0) 68 94 / 582 41 81 Fax: +49 (0) 68 94 / 582 93 14 E-Mail: info@ms-traffic.de
Projektbezeichnung Signaltechnische Planung von Lichtsignalanlagen		
Planinhalt Signallageplan LSA 131 August-Horch-Straße / Carl-Zeiss-Straße		
Status ENTWURFSPLANUNG	Maßstab 1:500	Stand 02.05.19