


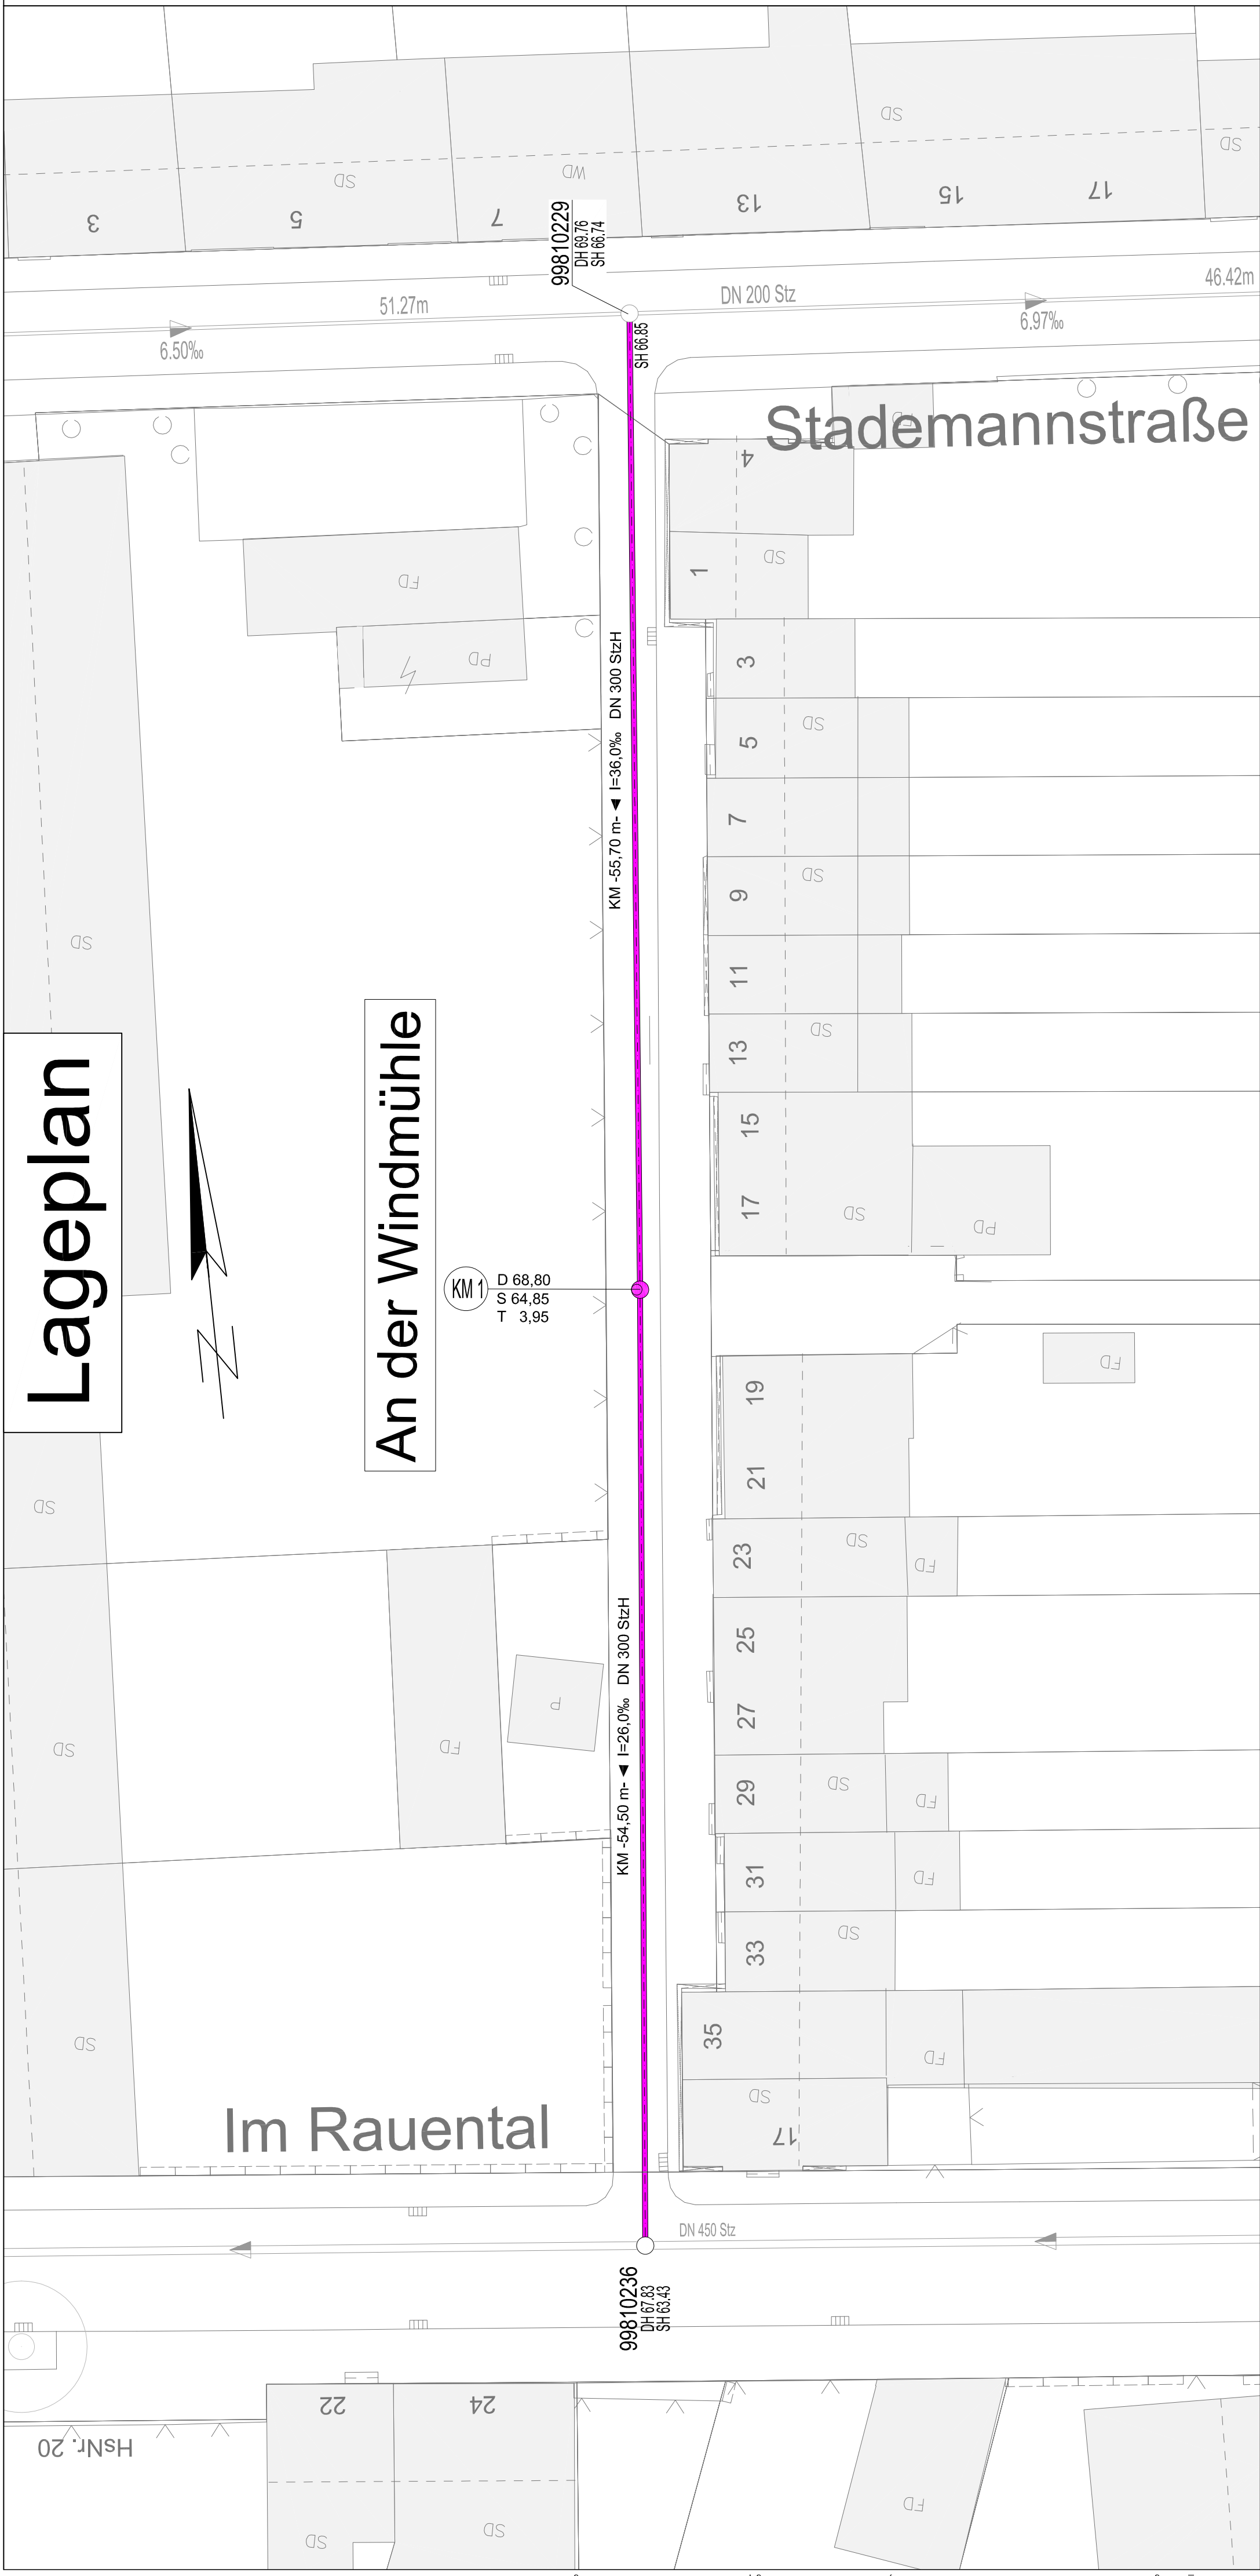

- ENTWURFSPLANUNG -

	AM	TOP	UNTERSCHRIFT
WERKAUSSCHUSS			
STADTENTWÄSSERUNG			

Stadtentwässerung Eigenbetrieb der Stadt Koblenz		PROJEKT: Kanalerneuerung An der Windmühle Koblenz-Raurental		WI. Pl. Nr.: 0085097		Zeichnungs Nr.: B-2/0085097		Maßstab: 1 : 250	
		PLANBEZEICHNUNG: LAGEPLAN		Interne Sichtvermerke Abt. B: Abt. GE: KB:		Datum Datum		Name Name	
Koblenz		Beigeordneter		Werkleiter		bearb.: gez.: gepr.:		Datum Aug. 2023	