


Lageplan

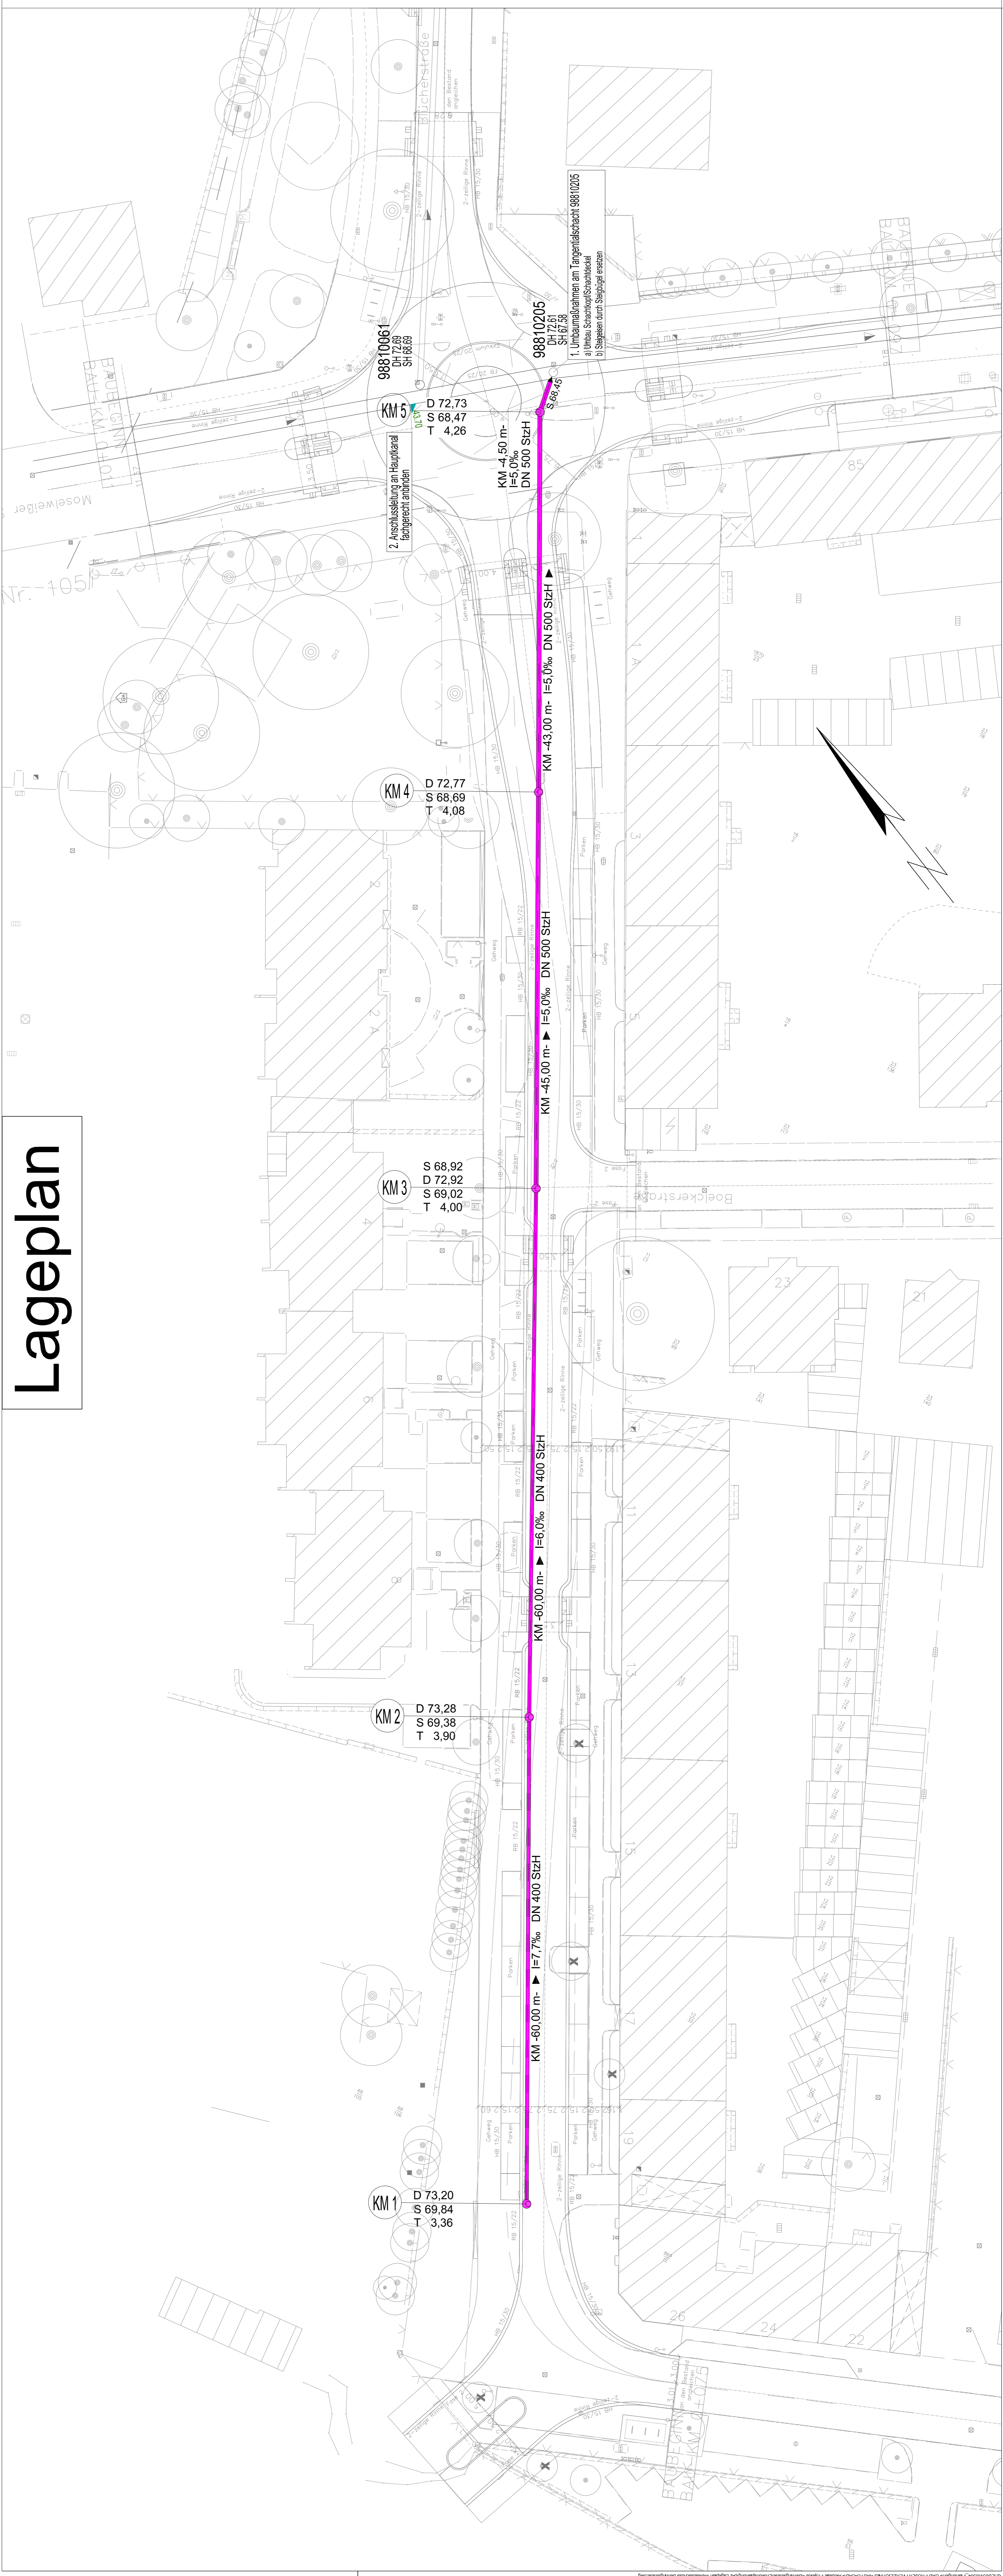

LEGENDE

- gepl. Mischwasserkanal
- best. Mischwasserkanal (best. Leitbahn)

- ENTWURFSPLANUNG -

AM TOP UNTERSCHRIFT

WERKAUSSCHUSS
STADTENTWÄSSERUNG

Stadentwässerung
Eigenbetrieb der Stadt Koblenz

PROJEKT: Kanalenergie Behringstraße Koblenz-Raurental

Wk. Pl. Nr.: 0085147
Zeichnungs Nr.: B-2/0085147

MAßSTAB: 1:250

PLANBEZEICHNUNG: LAGEPLAN

StEF K
INGENIEURBÜRO FÜR STADT-UND URBAN-ENTWÄSSERUNG

Name	
Abt. B:	Datum
Abt. GE:	Datum
MB:	Datum
Abt. P:	Datum
bearb.:	gepr.:
	Nov. 2023
Gepr.:	Geführ.:
	Werkleiter